


PRZEBUDOWA SIECI KANALIZACJI SANITARNEJ W UL. GDAKOWSKIEJ W MIKOŁAJKACH POMORSKICH

PROJEKT ZAGOSPODAROWANIA TERENU - SKALA 1:500

sporządzony na kopii mapy zasadniczej wydanej przez Powiatowy Ośrodek Dokumentacji Geodezyjnej i Kartograficznej w Sztumie; identyfikator ewidencyjny zasobu nr P.2216.2015.350

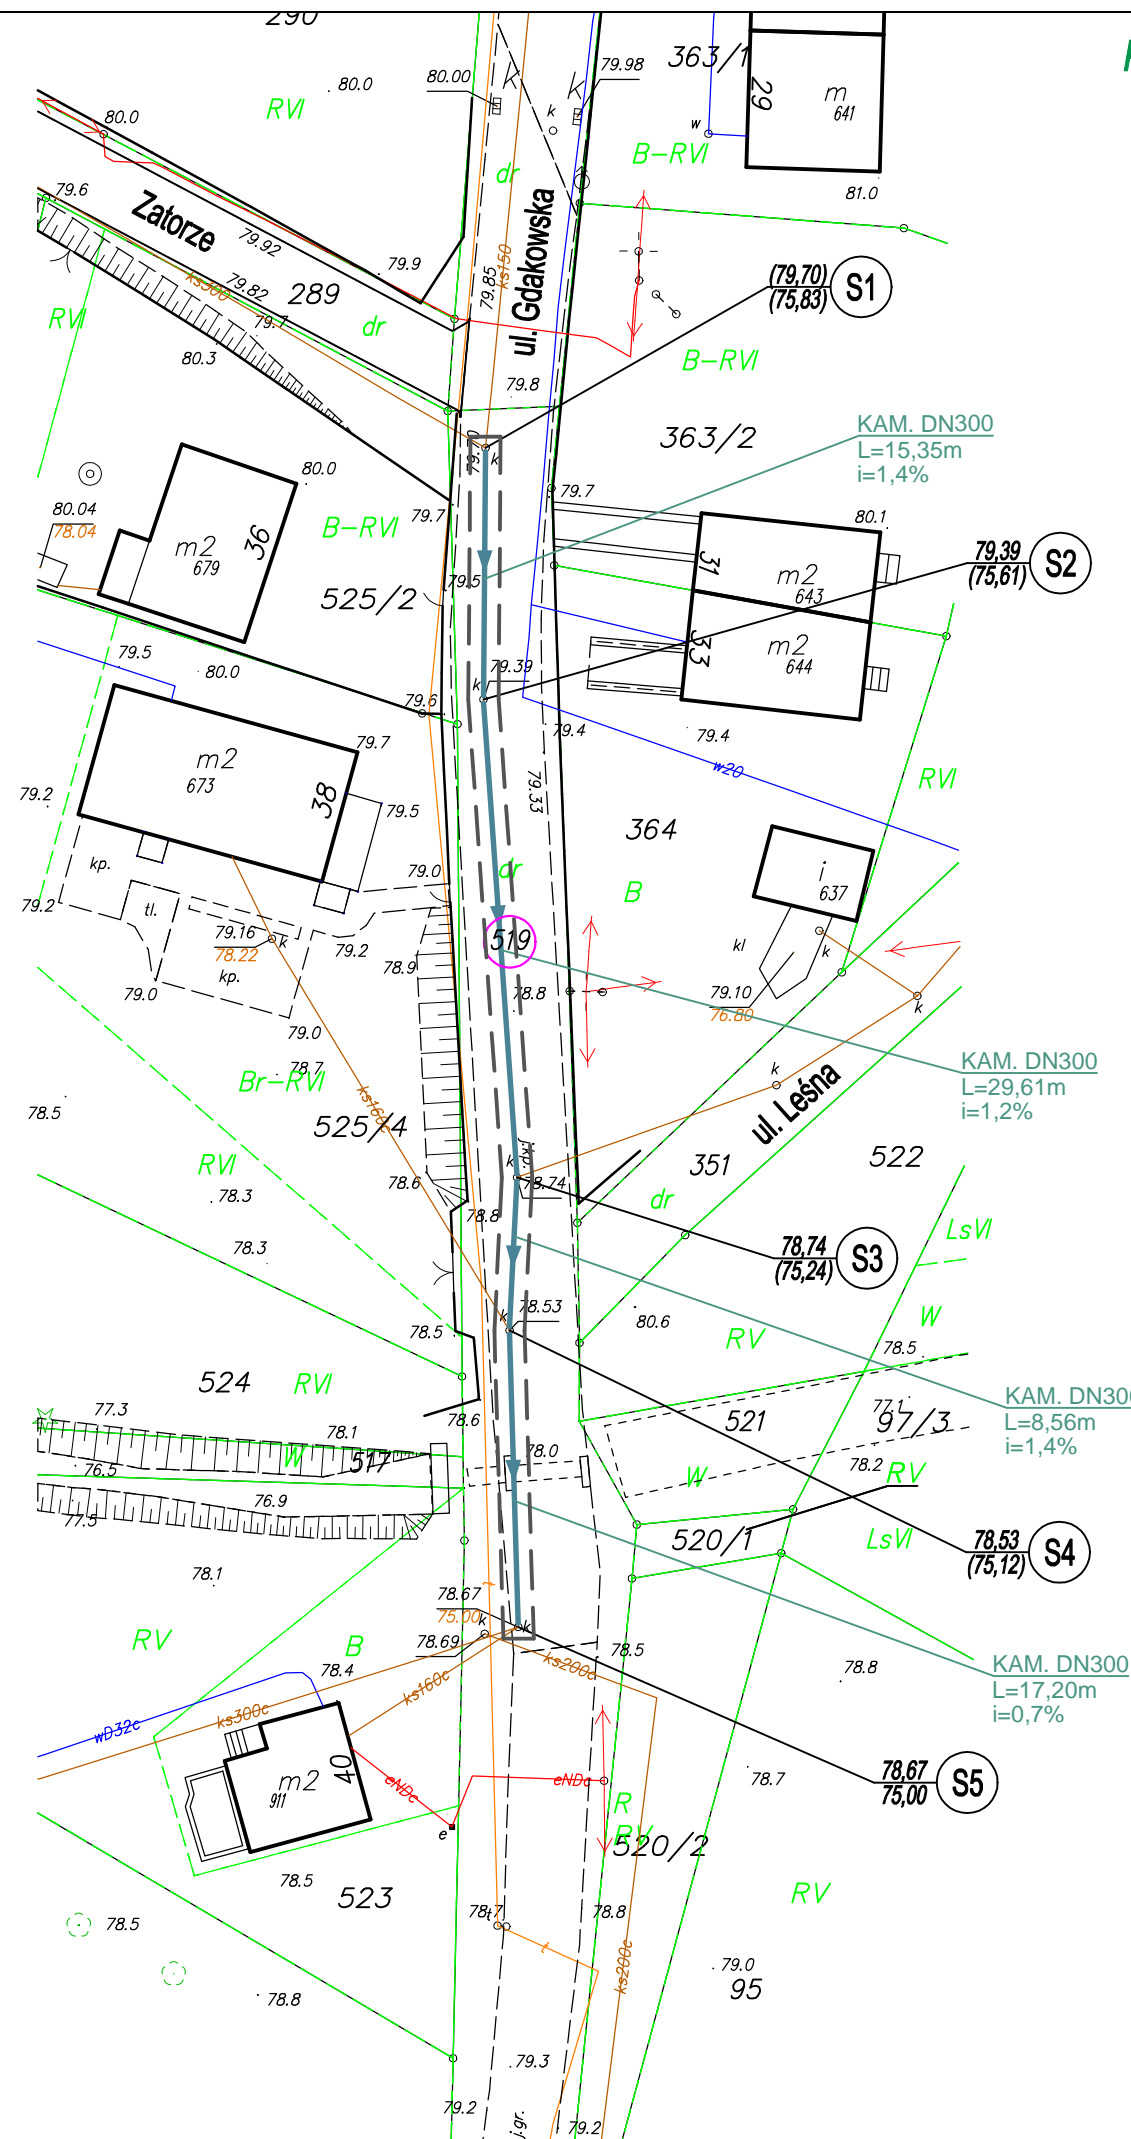

LEGENDA:

	stniejąca sieć kanalizacji sanitarnej wraz ze studniami DN 1000
	zaznaczenie odcinków rurociągów podlegający renowacji/przebudowie
	opis istniejących studni DN 1000 rzędne w nawiasach określone orientacyjnie
	oznaczenie numeru działki objętej inwestycją
	linie rozgraniczające teren inwestycji i obszar oddziaływania obiektu

"SANSYSTEMS" PRACOWNIA PROJEKTOWA INŻYNIERII SANITARNEJ "SANSYSTEMS" WOJCIECH PANEK
14-240 Susz, ul. Piłzowa 18, tel. 507 869 828, e-mail: sansystems@wp.pl

NAZWA INWESTYCJI: PRZEBUDOWA SIECI KANALIZACJI SANITARNEJ W UL. GDAKOWSKIEJ W MIKOŁAJKACH POMORSKICH
STADIUM: PROJEKT BUDOWLANY

OBIEKT:	SIEĆ KANALIZACJI SANITARNEJ	DATA:	12.2016r.
ADRES:	MIKOŁAJKI POMORSKIE, UL. GDAKOWSKA, OBRĘB NR 0005 - MIKOŁAJKI POM.	BRANŻA:	SANITARNA
INWESTOR:	GMINA MIKOŁAJKI POMORSKIE, UL. DZIERZGOŃSKA 2, 82-433 MIKOŁAJKI POM.	NR RYS.	1
TYTUŁ:	PROJEKT ZAGOSPODAROWANIA TERENU	SKALA:	1:500

PROJEKTOWAŁ: inż. Wojciech Panek